




Planimetria di u.i.u. in Comune di MODUGNO via ROMA

civ. 102/A

PIANTA PIANO TERRA
interno n. 3 - H. n. 3, 45

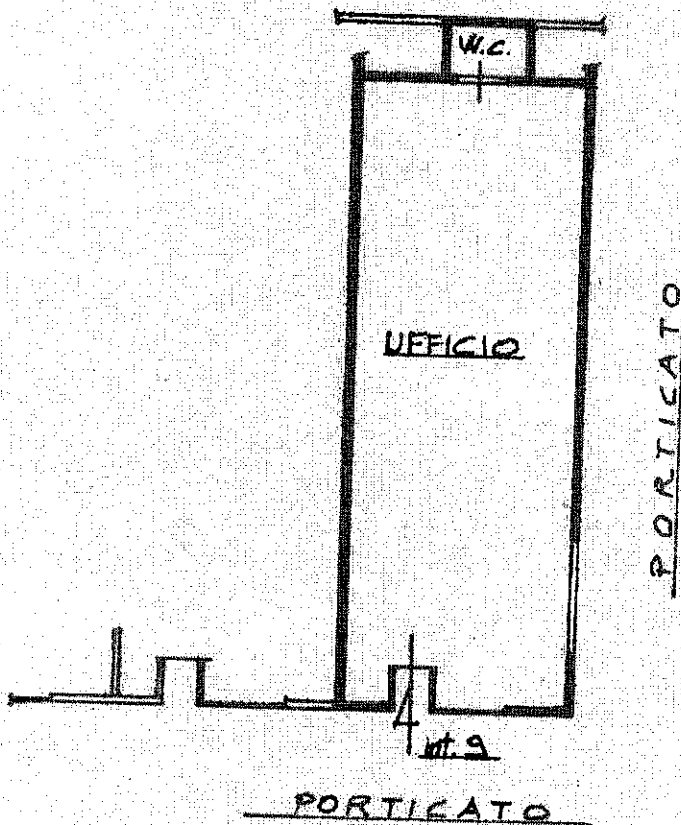

ORIENTAMENTO



SCALA DI 1:200

Dichiarazione di N.C.
Denuncia di variazione

Compilata dal GEOMETRA
(Titolo, cognome e nome)
DE BENEDETTIS PIETRO

RISERVATO ALL'UFFICIO

Identificativi catastali
presentazione: 07/09/2001 - Data: 10/05/2021
scheda: 13 - Foglio: 192 - Data: 10/05/2021

Iscritto all'albo dei GEOMETRI
nella provincia di BARCELONA Richiedente: MODUGNO
data: 10/05/2021 - Fatt. di scala: 1:1
Firma [Signature]



NA - Ultima Planimetria in atti

Catasto di Fabbricati - Situazione al 10/05/2021 - Comune di MODUGNO (F262) - < Foglio: 23 Particella: 13 - Subalterno 192 >
VIA ROMA n. 102/A piano T interno: 9;

Firmato Da: ANINA DAMIANI Emesso Da: ARUBAPEC EU QUALIFIED CERTIFICATES CA G1 Serial#: 6bffa264efe125be



NUOVO CATASTO EDILIZIO URBANO

(R. DECRETI - LEGGE 13 APRILE 1984, N. 682)

Lire 100


Planimetria dell'immobile situato nel Comune di MODUGLIANO

Via ROMA

Ditta

Allegata alla dichiarazione presentata all'Ufficio Tecnico Erariale di BARI

VIRI FABBRICATI

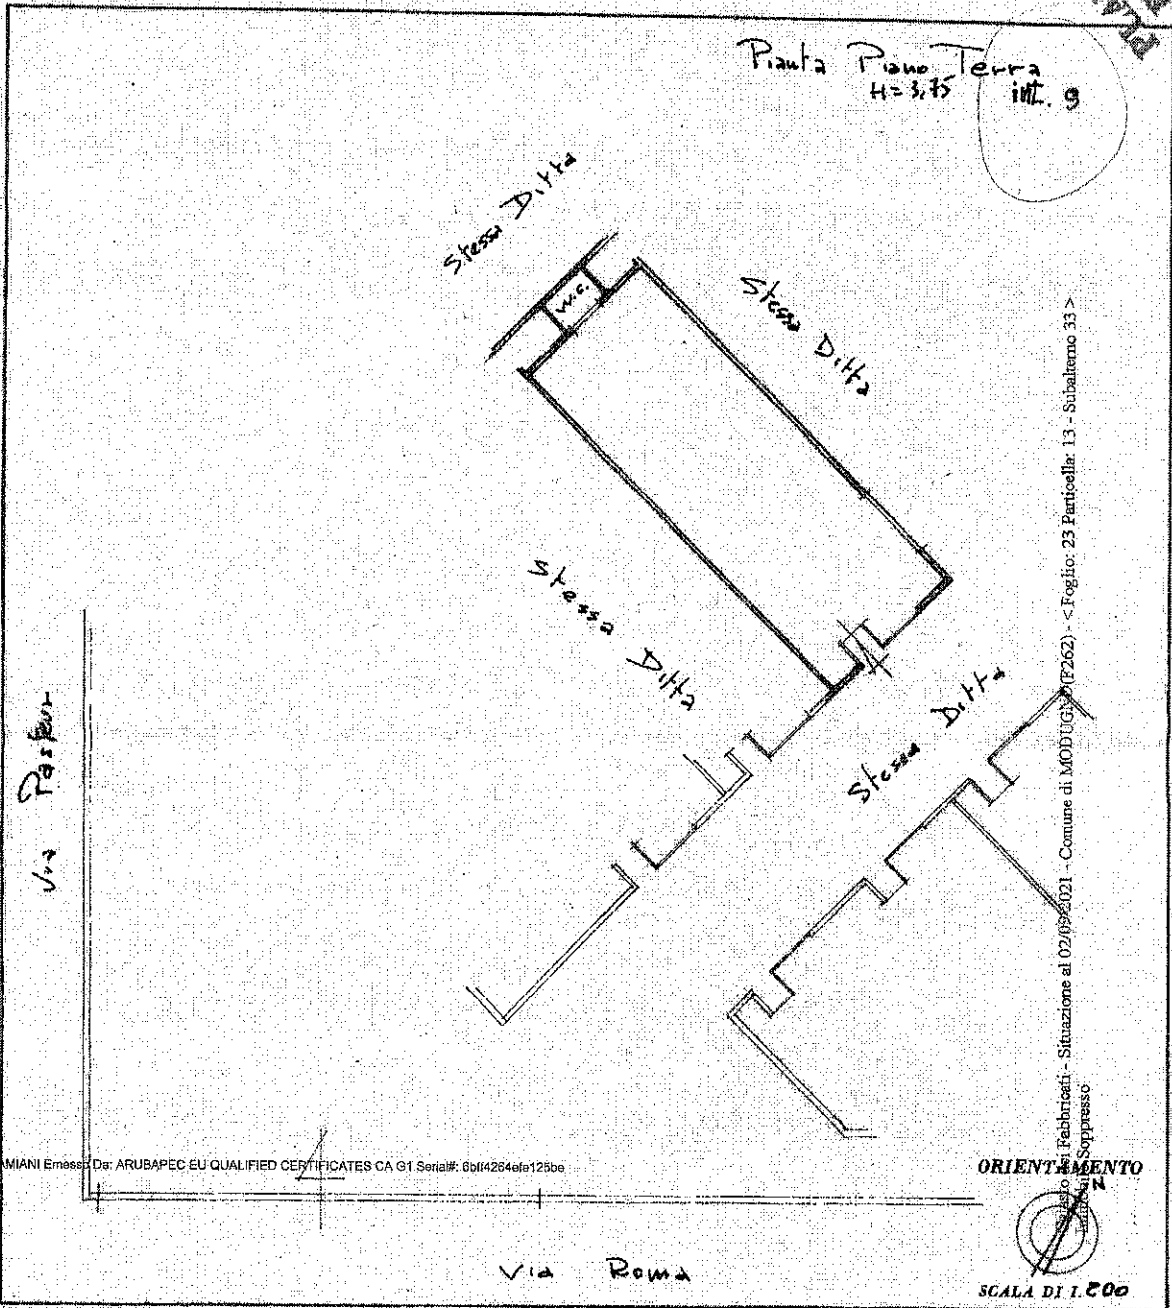

Firmato Da: ANNA DAMIANI Emesso Da: ARUBAPEC EU QUALIFIED CERTIFICATES CA 01 Serial#: 6b14264efe125be

ORIENTAMENTO

SCALA DI 1:200

SPAZIO RISERVATO PER LE ANNOTAZIONI D'UFFICIO

DATA
PROT. N°

PARTITA N. 1540 FOGGIO 23
PARTICELLO 13 SUB 33

Compilata dal ING. GIOVANNI
(Titolo, nome e cognome del tecnico)
MASSARULLI

Iscritto all'Albo degli Ingegneri
della Provincia di BARI

DATA 14/11/1985

Firma: G. Massarulli

PARINATO

PROGETTO DI ARCHITETTURA E CANTIERI PER LA COSTRUZIONE DI UN IMPIANTO DI TRATTAMENTO DELLE ACQUE REFLUE URBANE E INDUSTRIALI DELLA ZONA DI S. ANGELO ZACCARO (CA) - CANTIERI PER LA COSTRUZIONE DI UN IMPIANTO DI TRATTAMENTO DELLE ACQUE REFLUE URBANE E INDUSTRIALI DELLA ZONA DI S. ANGELO ZACCARO (CA)

ING. ANGELO ZACCARO

PROFESSIONISTA IN CARICA

PROGETTO

PROGETTO DI ARCHITETTURA E CANTIERI PER LA COSTRUZIONE DI UN IMPIANTO DI TRATTAMENTO DELLE ACQUE REFLUE URBANE E INDUSTRIALI DELLA ZONA DI S. ANGELO ZACCARO (CA) - CANTIERI PER LA COSTRUZIONE DI UN IMPIANTO DI TRATTAMENTO DELLE ACQUE REFLUE URBANE E INDUSTRIALI DELLA ZONA DI S. ANGELO ZACCARO (CA)

PROGETTO

PROGETTO DI ARCHITETTURA E CANTIERI PER LA COSTRUZIONE DI UN IMPIANTO DI TRATTAMENTO DELLE ACQUE REFLUE URBANE E INDUSTRIALI DELLA ZONA DI S. ANGELO ZACCARO (CA) - CANTIERI PER LA COSTRUZIONE DI UN IMPIANTO DI TRATTAMENTO DELLE ACQUE REFLUE URBANE E INDUSTRIALI DELLA ZONA DI S. ANGELO ZACCARO (CA)


3

PROGETTO

PROGETTO DI ARCHITETTURA E CANTIERI PER LA COSTRUZIONE DI UN IMPIANTO DI TRATTAMENTO DELLE ACQUE REFLUE URBANE E INDUSTRIALI DELLA ZONA DI S. ANGELO ZACCARO (CA) - CANTIERI PER LA COSTRUZIONE DI UN IMPIANTO DI TRATTAMENTO DELLE ACQUE REFLUE URBANE E INDUSTRIALI DELLA ZONA DI S. ANGELO ZACCARO (CA)

PROGETTO

PROGETTO DI ARCHITETTURA E CANTIERI PER LA COSTRUZIONE DI UN IMPIANTO DI TRATTAMENTO DELLE ACQUE REFLUE URBANE E INDUSTRIALI DELLA ZONA DI S. ANGELO ZACCARO (CA) - CANTIERI PER LA COSTRUZIONE DI UN IMPIANTO DI TRATTAMENTO DELLE ACQUE REFLUE URBANE E INDUSTRIALI DELLA ZONA DI S. ANGELO ZACCARO (CA)

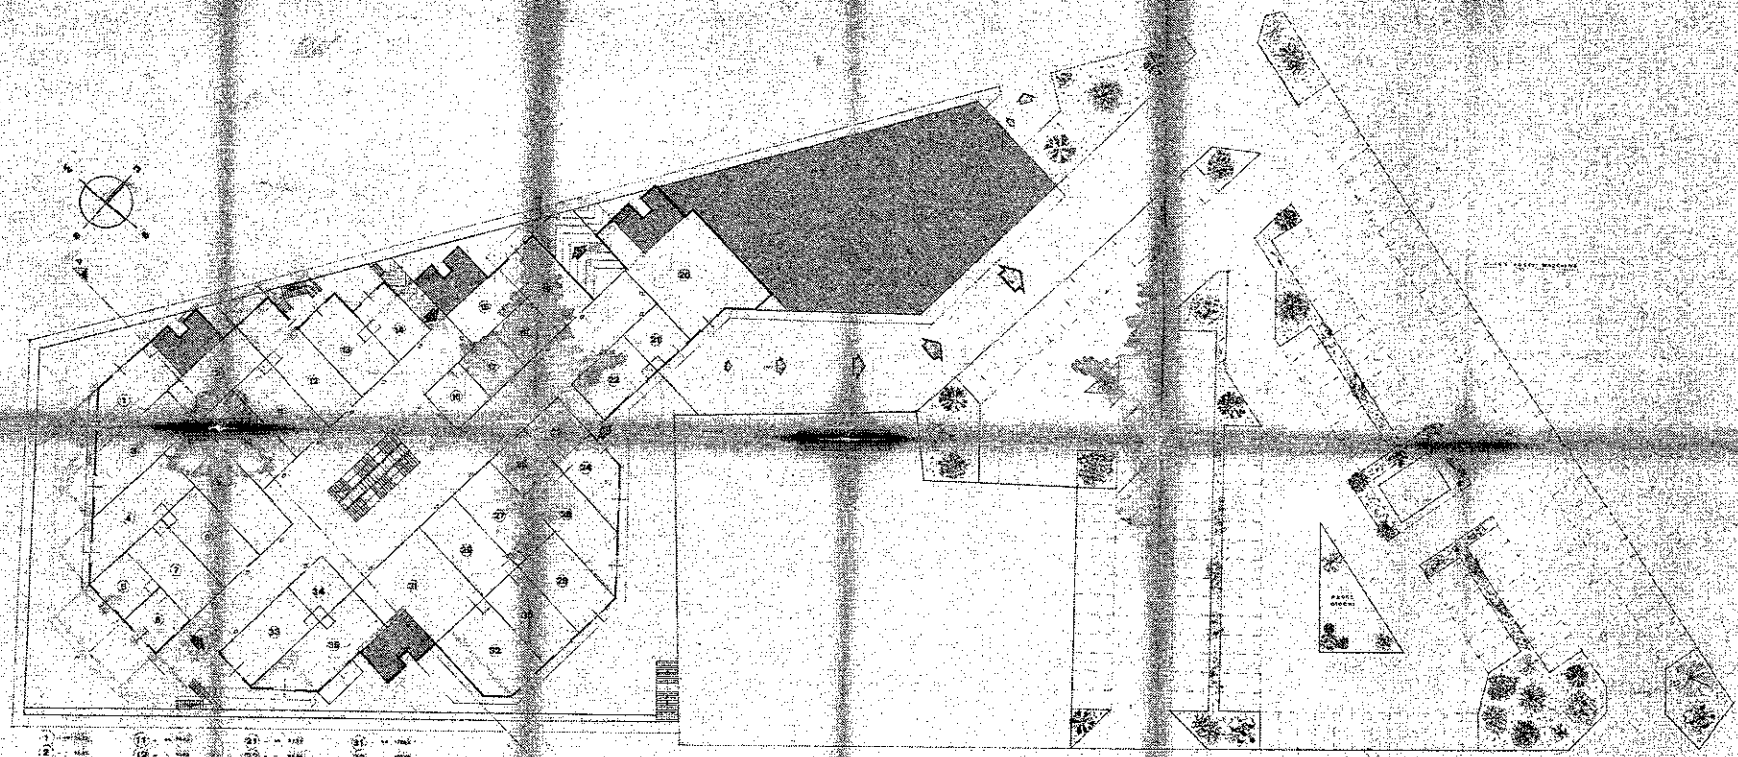


1	11	21	31
2	12	22	32
3	13	23	33
4	14	24	34
5	15	25	35
6	16	26	
7	17	27	
8	18	28	
9	19	29	
10	20	30	

Scale 1:200

N=-5800

E-1900

I Particella: 13

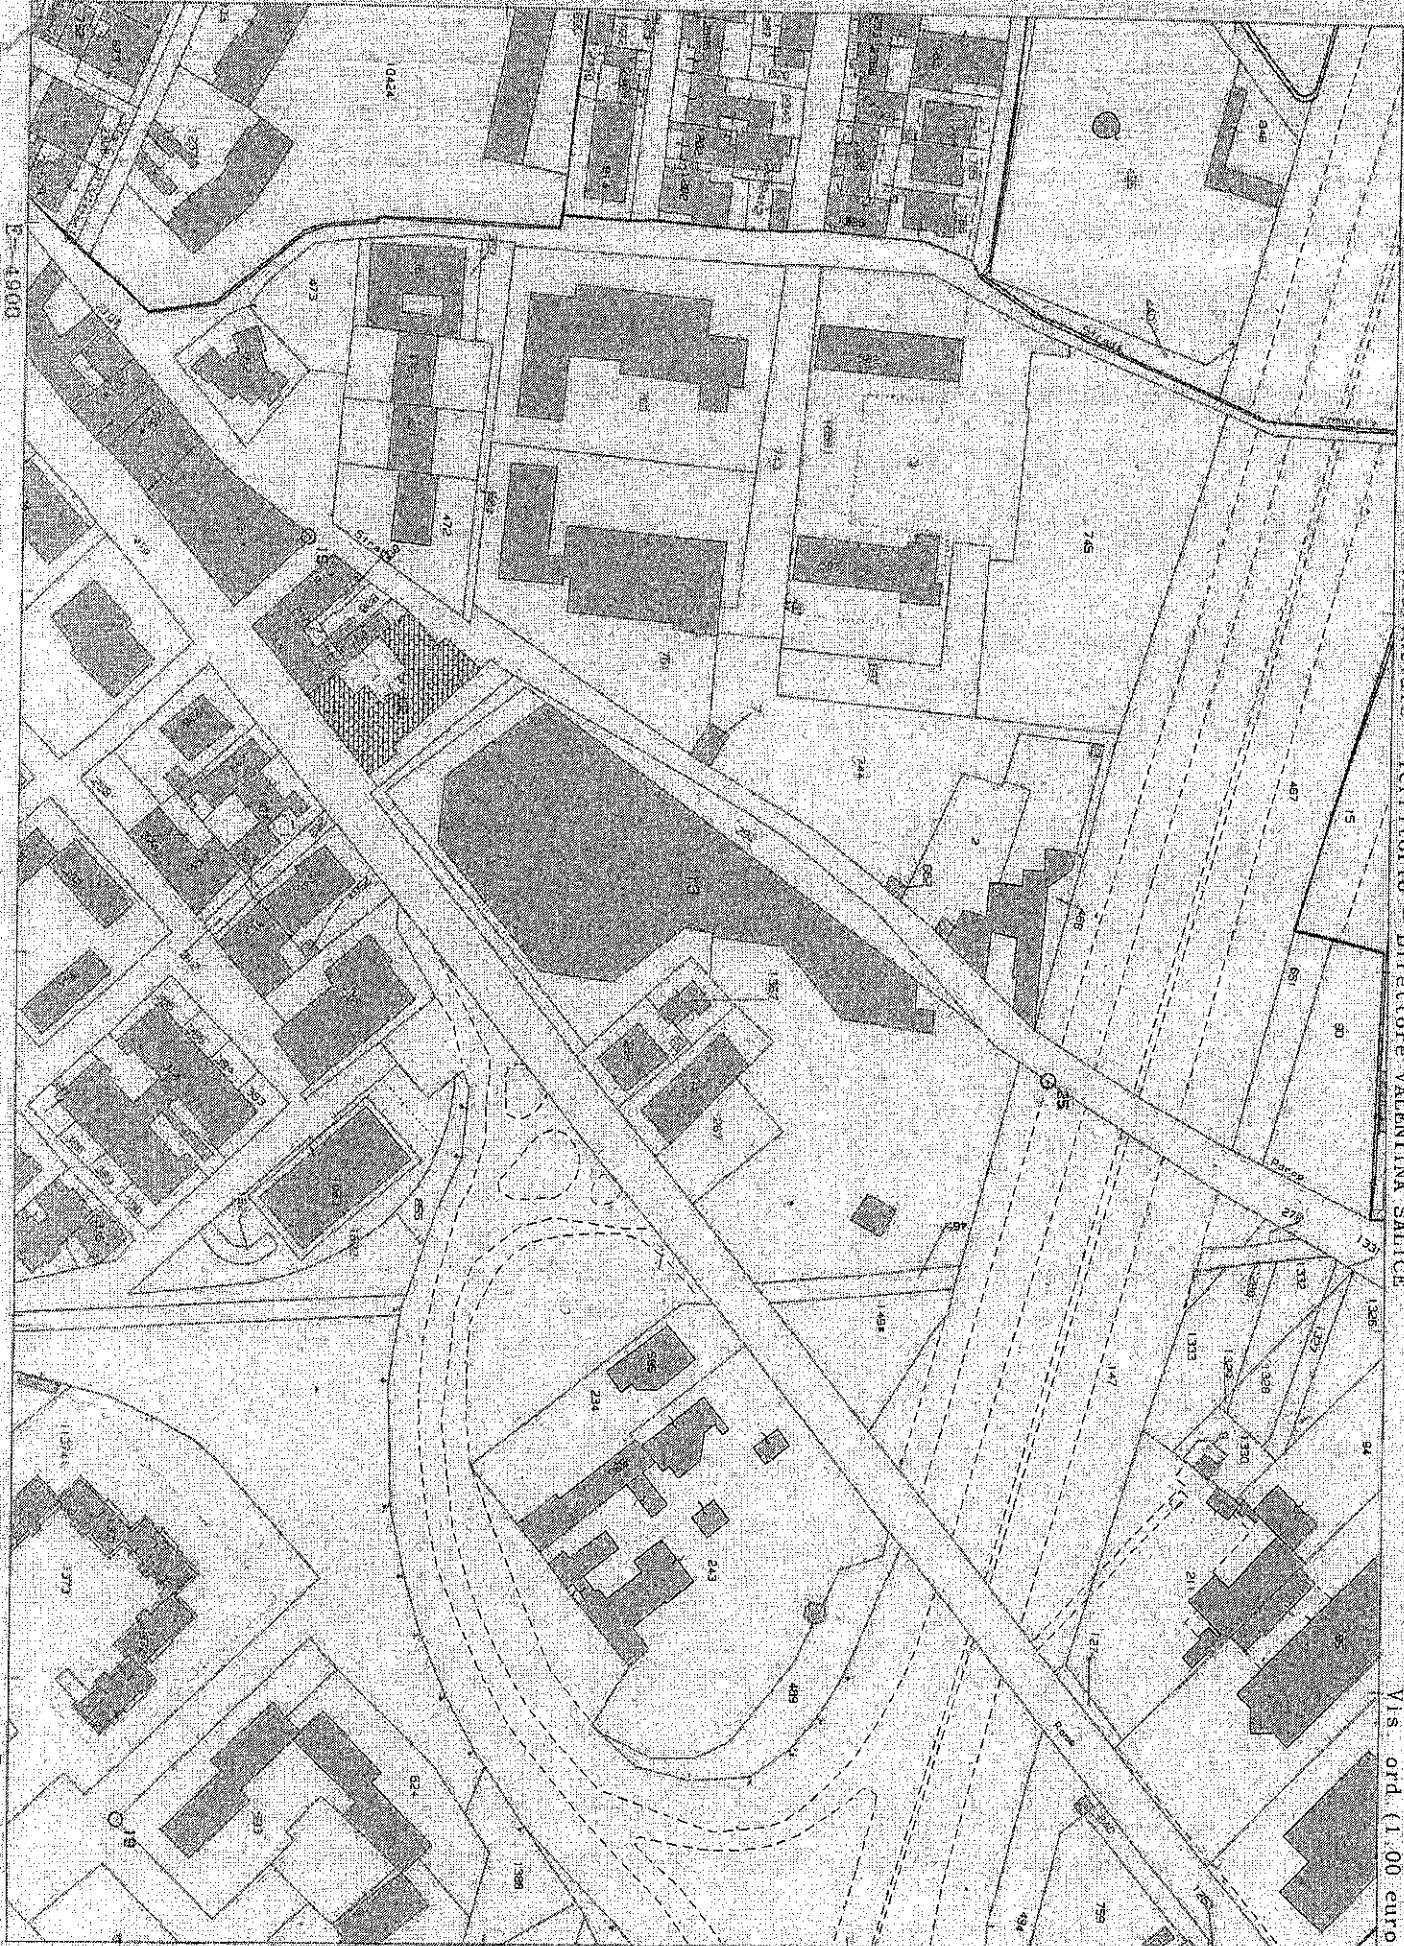

Direzione Provinciale di Bari Ufficio Provinciale Territorio - Direttore VALERIA SALICE
 Firmato Da: ANNA DAMIANI Emesso Da: ARUBAPEC EU QUALIFIED CERTIFICATE CA G1 Serial#: 6b0ff4264efe1250e
 Vis. ord. (1.00 eur)